


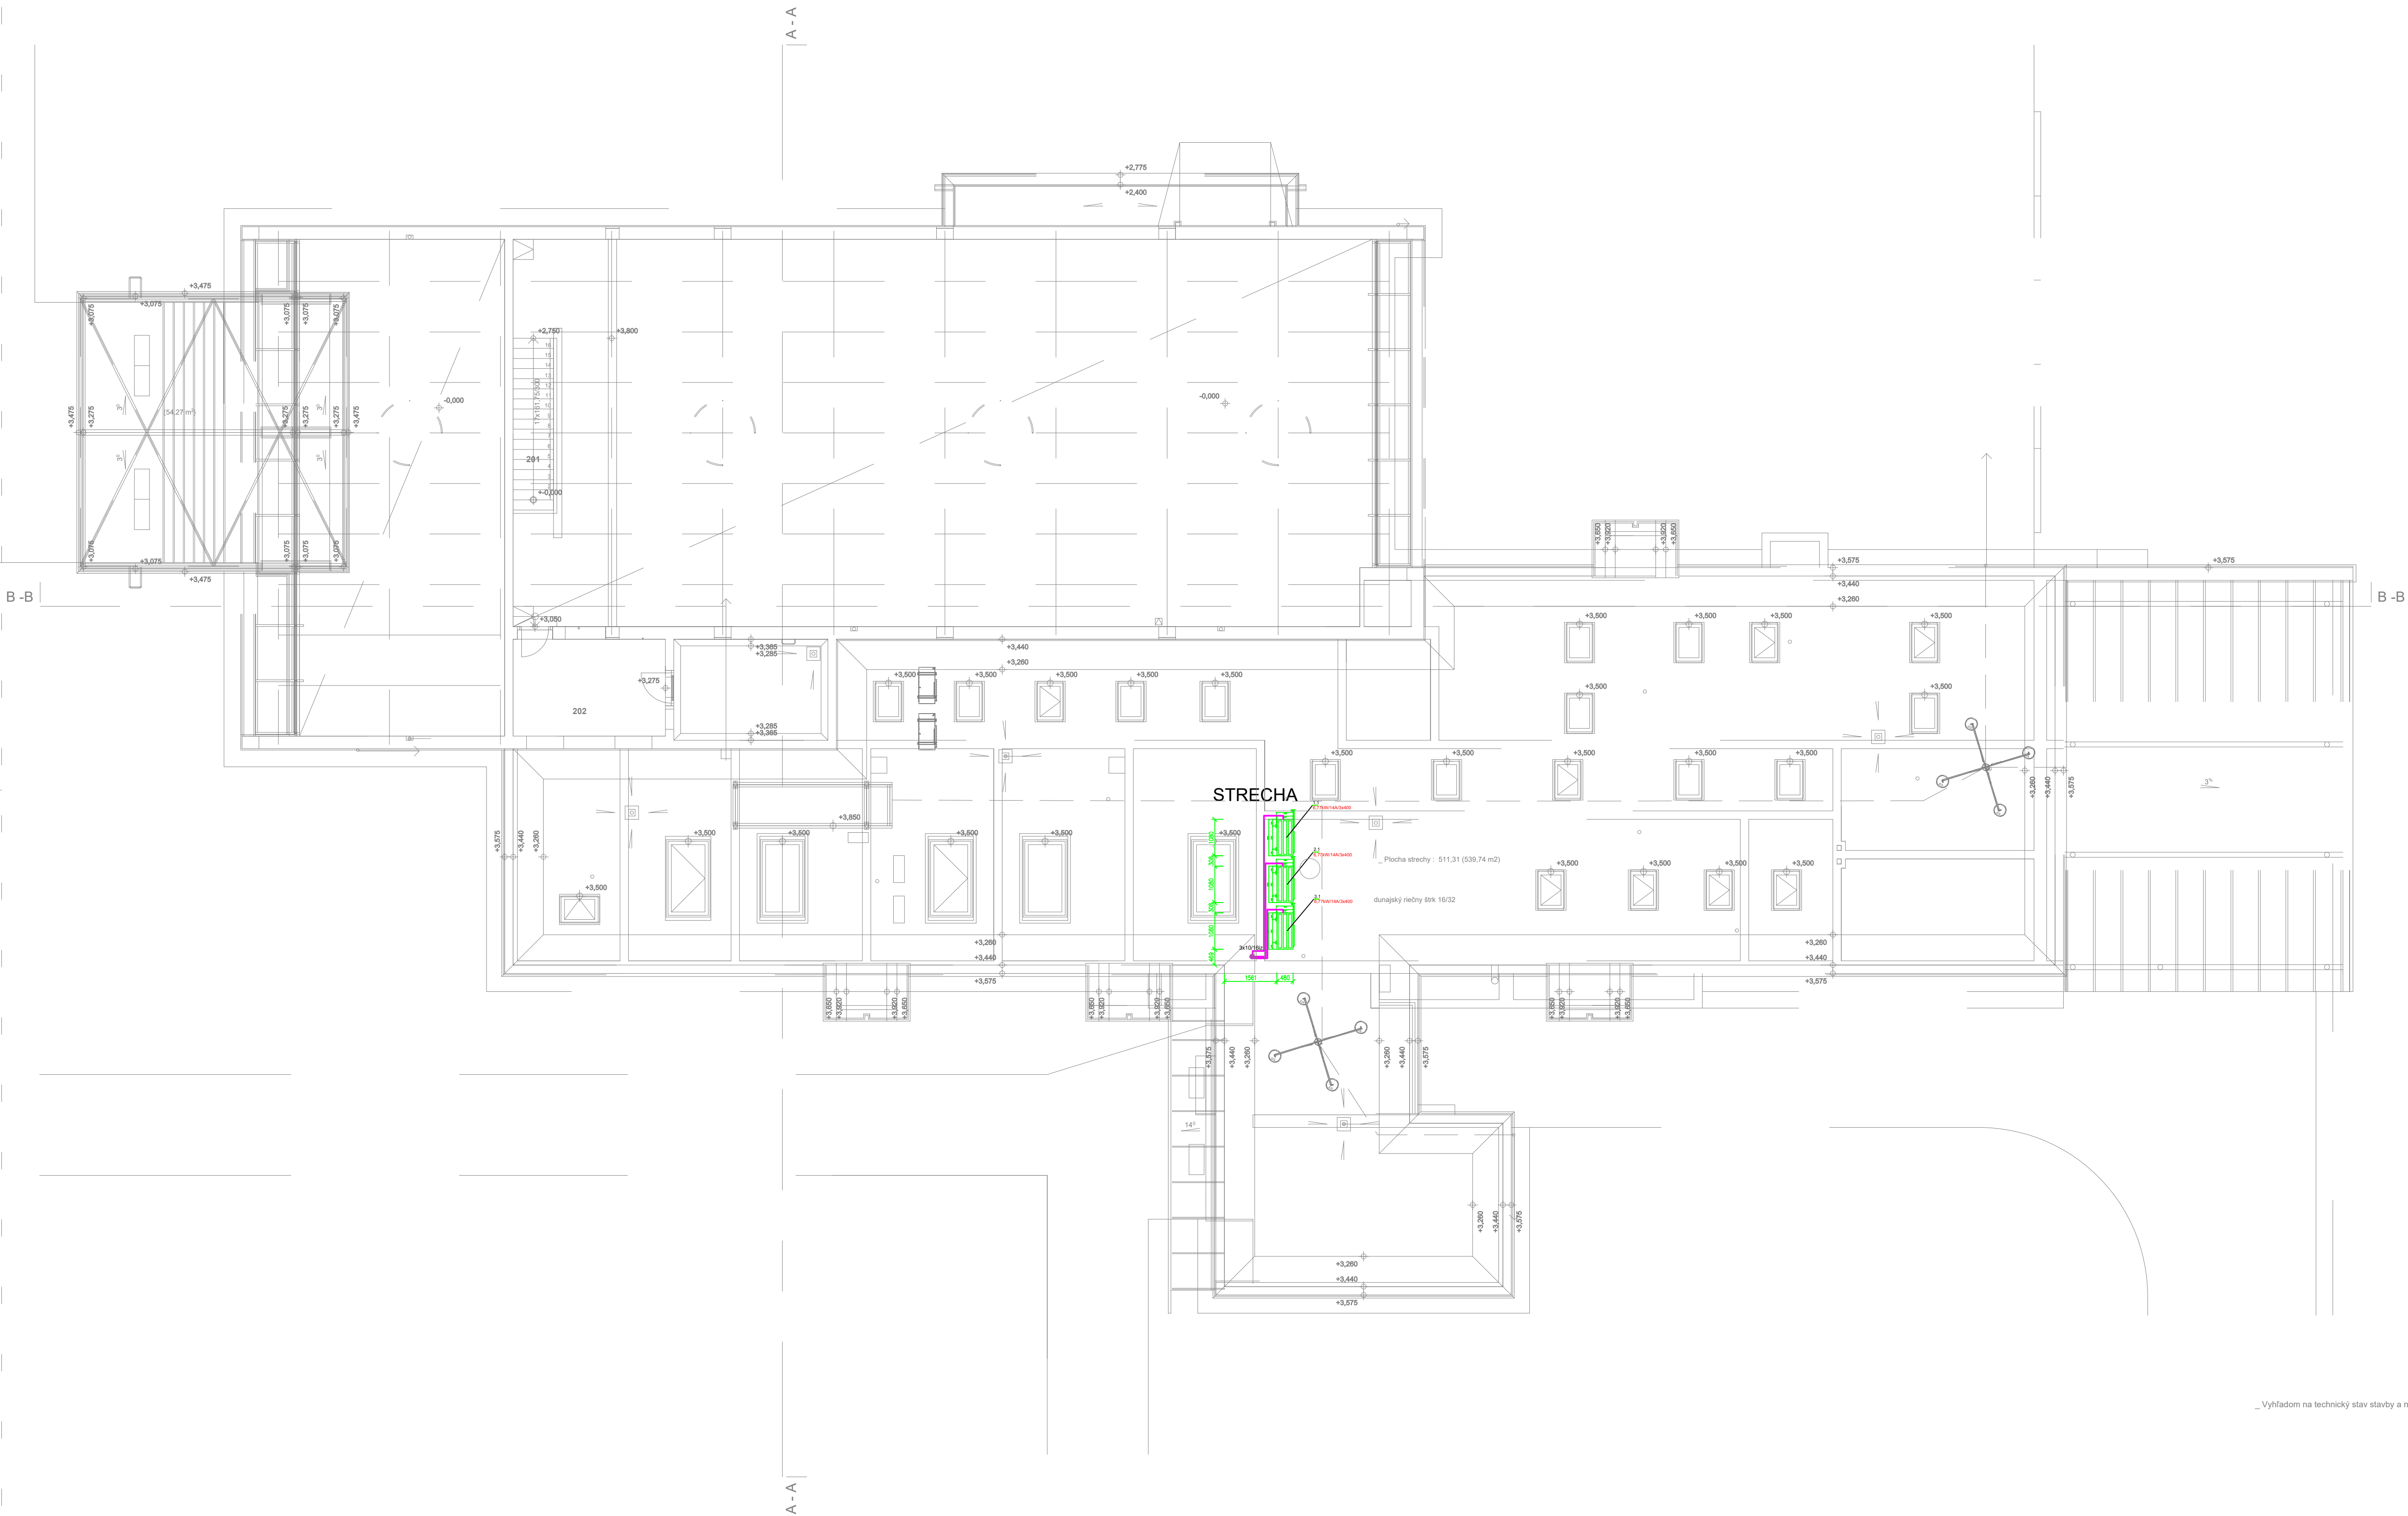

LEGENDA ZARIADENÍ:
1 ZÁRUBKOVÝ OHŘEVÁČ VODY HT800 HP-500 L, l=223kg, f46,4m2
2 EXPANZNÍ NÁDOBKÝ SYSTÉM
3 NAD 300 v3 - automatický závěsák s objemem 300 litrů
C1 Čerpadlová skupina Mathew K2 D10 D2 zmlukovací DN60, čerpadlo Magna1 32-100

TC1 Tělná čerpadla Fujitsu Super High Power 150/164/200, WORK150LL, v
WSFK-170C3,9
TC2 Tělná čerpadla Fujitsu Super High Power 150/164/200, WORK150LL, v
WSFK-170C3,9
TC3 Tělná čerpadla Fujitsu Super High Power 150/164/200, WORK150LL, v
WSFK-170C3,9

F 10 FILTR DN 20
OK 20 GLUCOVÝ VENTIL DN 20
P 2033 PŘÍMÝ VENTIL DN 20 (OTVÁRACÍ PŘETLAK
SK 22 SPÁTNÁ KLAPKA DN 20
VK 15 VÝPOTČKOVÝ KOTVÍČ DN 15


Legenda:
PRÍVOD VYKUROVANIA
SPRATOCKA VYKUROVANIA

Výpočtové parametre:
Výpočtová vonkajšia teplota te -15 °C
Celkový tepelný príkon 36,7 kW
Teplota vykurovacej vody - prívod 50 °C
Teplota vykurovacej vody - spratocka 40 °C
Teplota TLV 35 °C

Poznámka:
Rozsahy činností orientovaných špičkami so smerom prúdenia v zmysle STN
Prvky ventily, čerpadlá, závesníky na boku a dodatočný príkon
pri manipulácii, sprava a výmena
Je potrebné dodržať vonkajšie teploty a vonkajší pohyb a smotat
inštalovať dodatočne príslušenstvo a manipulácie
V najbližších miestach nastavení inštalovať čerpadlové ventily
V najbližších miestach nastavení inštalovať čerpadlové ventily
Všetky systémy časti tepelného čerpadla inštalovať na prototroze
čerpadla

UPOZORNENIE:
PRI PLASTOVOM KROVÍDE JE NUTNÉ DOORŽIŤ
NÁSLEDOVNÉ DIMENZIE
DN25 (OCEL)=32x4,6(PLAST)=32x4,1(SUHLEK)
DN25 (OCEL)=32x4,4(PLAST)=32x4,1(SUHLEK)
DN25 (OCEL)=32x4,6(PLAST)=32x4,1(SUHLEK)
DN40 (OCEL)=32x6,6(PLAST)=32x4,1(SUHLEK)
DN50 (OCEL)=32x6,6(PLAST)=32x4,1(SUHLEK)

_ Vyhládom na technický stav stavby a nesúlad pôvodného projektu z reálnou sú možnými rozmerovými odchýlkami (+/- 50 mm).

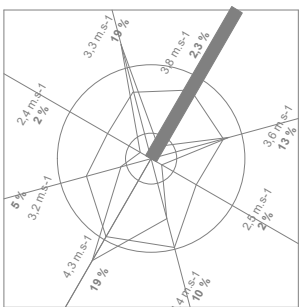

±0,000 = 246,500		PŮDORYS 2.NP - NAVRHOVANÝ	
OBSAH VÝKRESU		STAV	
ING.ARCH. MILAN REŠOVSKÝ, S.R.O.		STAVBA	
autorizovaný architekt Levinská 40, 080 01 Prešov 01 0905 387 378 e-mail: milan.resovsky@gmail.com web: www.resovsky.szm.com		DOM SMÚTKU, PREŠOV	
ZODPOVEĎNÝ PROJEKTANT		Ing. PAVOL KOZÁK, PhD.	PROJEKTANT Ing. PAVOL KOZÁK, PhD.
AUTOR		Ing.arch. MILAN REŠOVSKÝ, Ing.arch. MAREK VINIČENKO	ČÍSLO VÝKRESU
DRUH PROJEKTU		PROJEKT	3
DIEL		UK	FORMÁT 8 x A4
DÁTUM		02/2025	MIERKA 1 : 100
			ČÍSLO SÁDY 1 2 3 4 5